



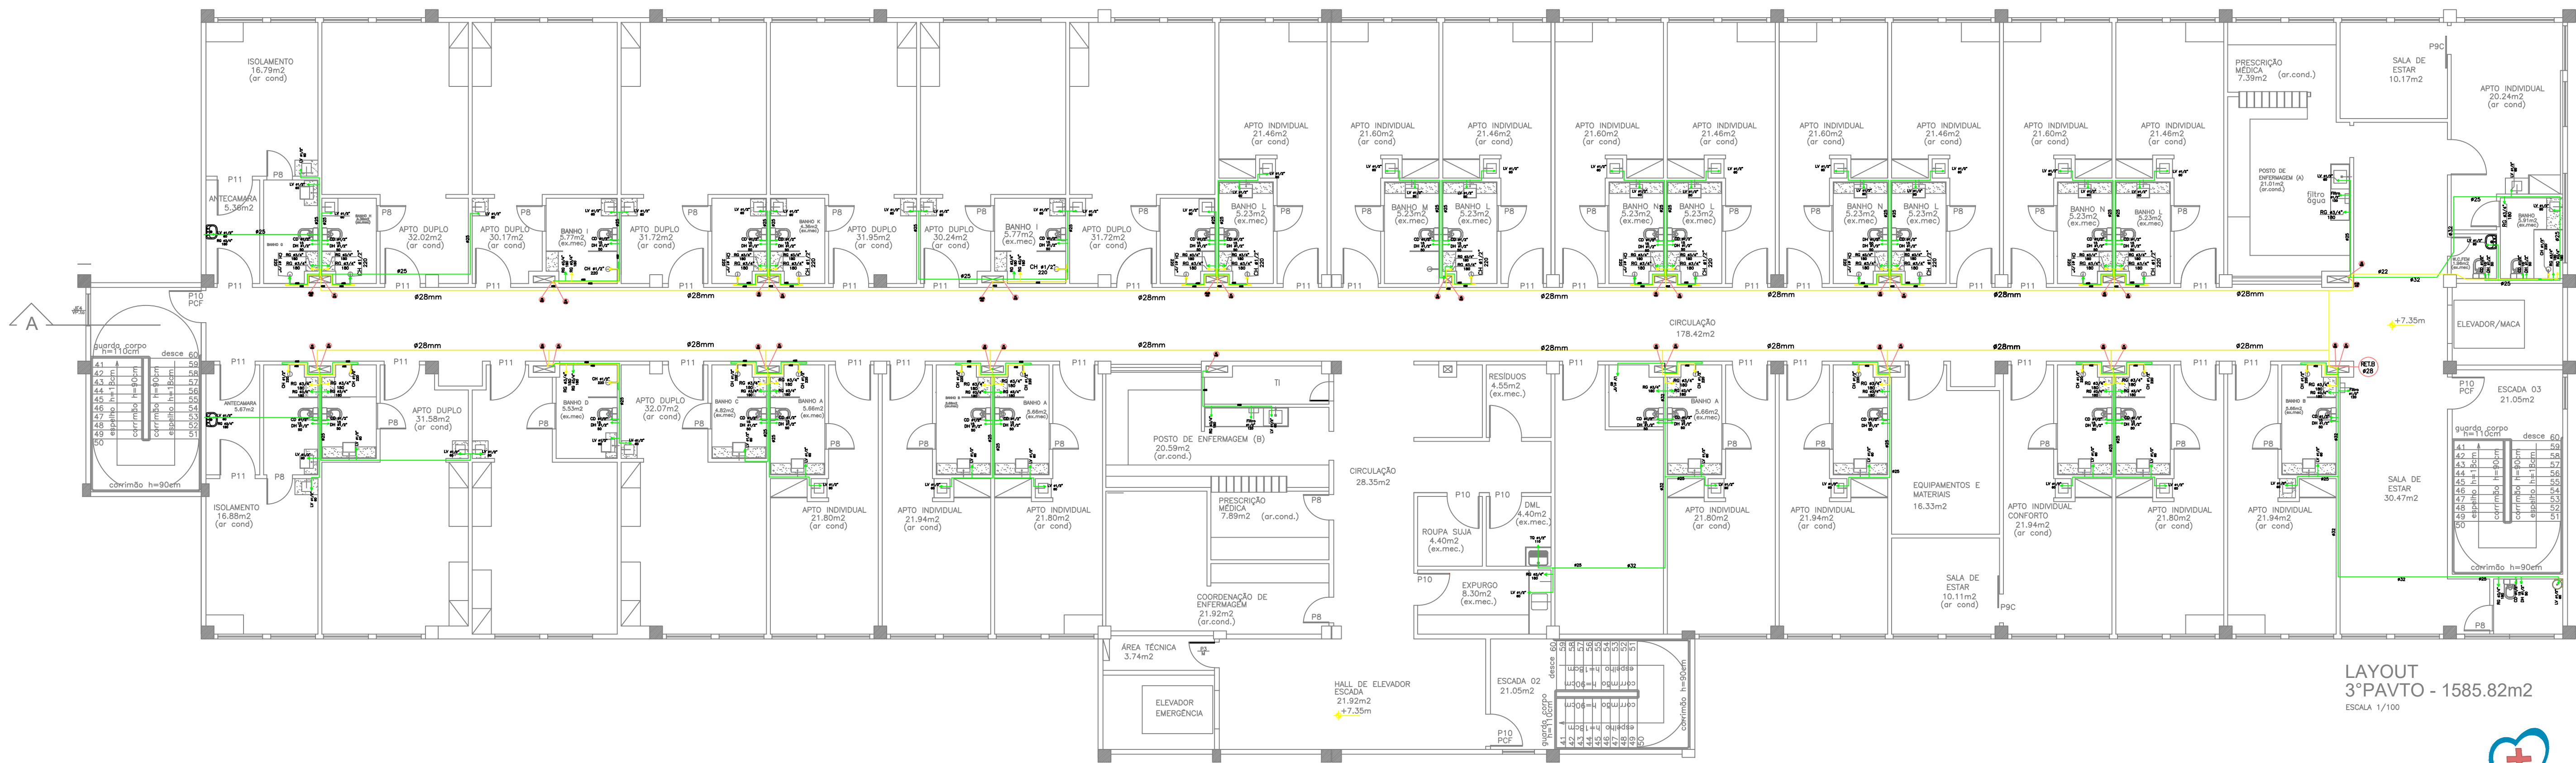

LAYOUT
3º PAVO - 1585.82m²
ESCALA 1/100

SIMBOLOGIA - INSTALAÇÕES DE ÁGUA FRIA E QUENTE			
—	TUBO DE ÁGUA FRIA/QUENTE EM PAREDE	MS	MISTURADOR
—	TUBO DE ÁGUA FRIA/QUENTE SOB PISO	MC	MICETÓRIO
—	TUBO DE ÁGUA FRIA/QUENTE SOBRE FORRO	PIA	PIA
AF	COLUNA DE ÁGUA FRIA	RG	REGISTRO DE GAVETA
AQ	COLUNA DE ÁGUA QUENTE	RN	LAVATÓRIO RECÉM NASCIDO
BA	BANHEIRA	RP	REGISTRO DE PRESSÃO
CD	CAIXA DE DESCARGA	TO	TORNEIRA
CH	CHUVEIRO	TQ	TANQUE
DH	DUCHA HIGIÊNICA	VD	VÁLVULA DE DESCARGA
EXP	EXPURGO	VM	VÁLVULA DE MICTÓRIO
LV	LAVATÓRIO		

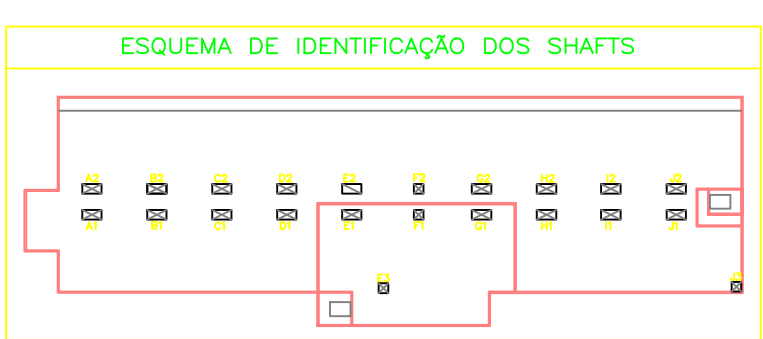

FUNDAÇÃO HOSPITAL E MATERINIDADE SÃO CAMILO
OCA Oficina Capixaba de Arquitetura
André Luis F. Donadello | Paulo H. S. A. Petri
CAU 452880-3 | CAU 452754-8
Av. Resende Gonçalves, 465 - Vila, 69111-000
Shopping Boulevard Mata da Praia, Mata da Praia
Interior - ES | tel. 29065-0201 | tel. 55 27 3071 4537
oficinacapiabadearquitectura@gmail.com

PROJETO HIDROSSANITÁRIO
EDIFICAÇÃO HOSPITALAR | Rua Manoel Pereira Pinto, 300 - Bairro São Camilo - Aracruz - ES
PROPRIETÁRIO: FUNDAÇÃO HOSPITAL E MATERINIDADE SÃO CAMILO - CAV. 27.000.000-00
AUTORES DO PROJETO: André Luis F. Donadello | Paulo H. S. A. Petri
CAU 452880-3 | CAU 452754-8

PRANCHA 01
05
SECTOR ALA D - 3º PAVIMENTO:
- PLANTA BAIXA 3º PAV. - ÁGUA FRIA/ÁGUA QUENTE
DATA: 05/09/2018 | ESCALA: 1/75 | REVISÃO: -

PROJETO AUTORES RESPONSÁVEL, PROJEÇÃO E REPRESENTAÇÃO, DESENVOLUÇÃO E ELABORAÇÃO DE DETALHES E EXECUÇÃO DE OBRAS